


LEGENDA ČAR	
	TOPNÁ VODA REGULOVANÁ/PŘÍVOD – STÁVAJÍCÍ
	TOPNÁ VODA REGULOVANÁ/VRAT – STÁVAJÍCÍ
	TOPNÁ VODA REGULOVANÁ/PŘÍVOD
	TOPNÁ VODA REGULOVANÁ/VRAT
	EXPANZNÍ POTRUBÍ
	STUDENÁ VODA STÁVAJÍCÍ/NOVÁ
	ODPADNÍ POTRUBÍ, KONDENZÁT
	PLYNOVOD STÁV. / NOVÝ
	ODKOUŘENÍ
	TEPLÁ VODA STÁV./NOVÁ
	CIRKULACE STÁV./NOVÁ
	OSTATNÍ STÁVAJÍCÍ POTRUBÍ

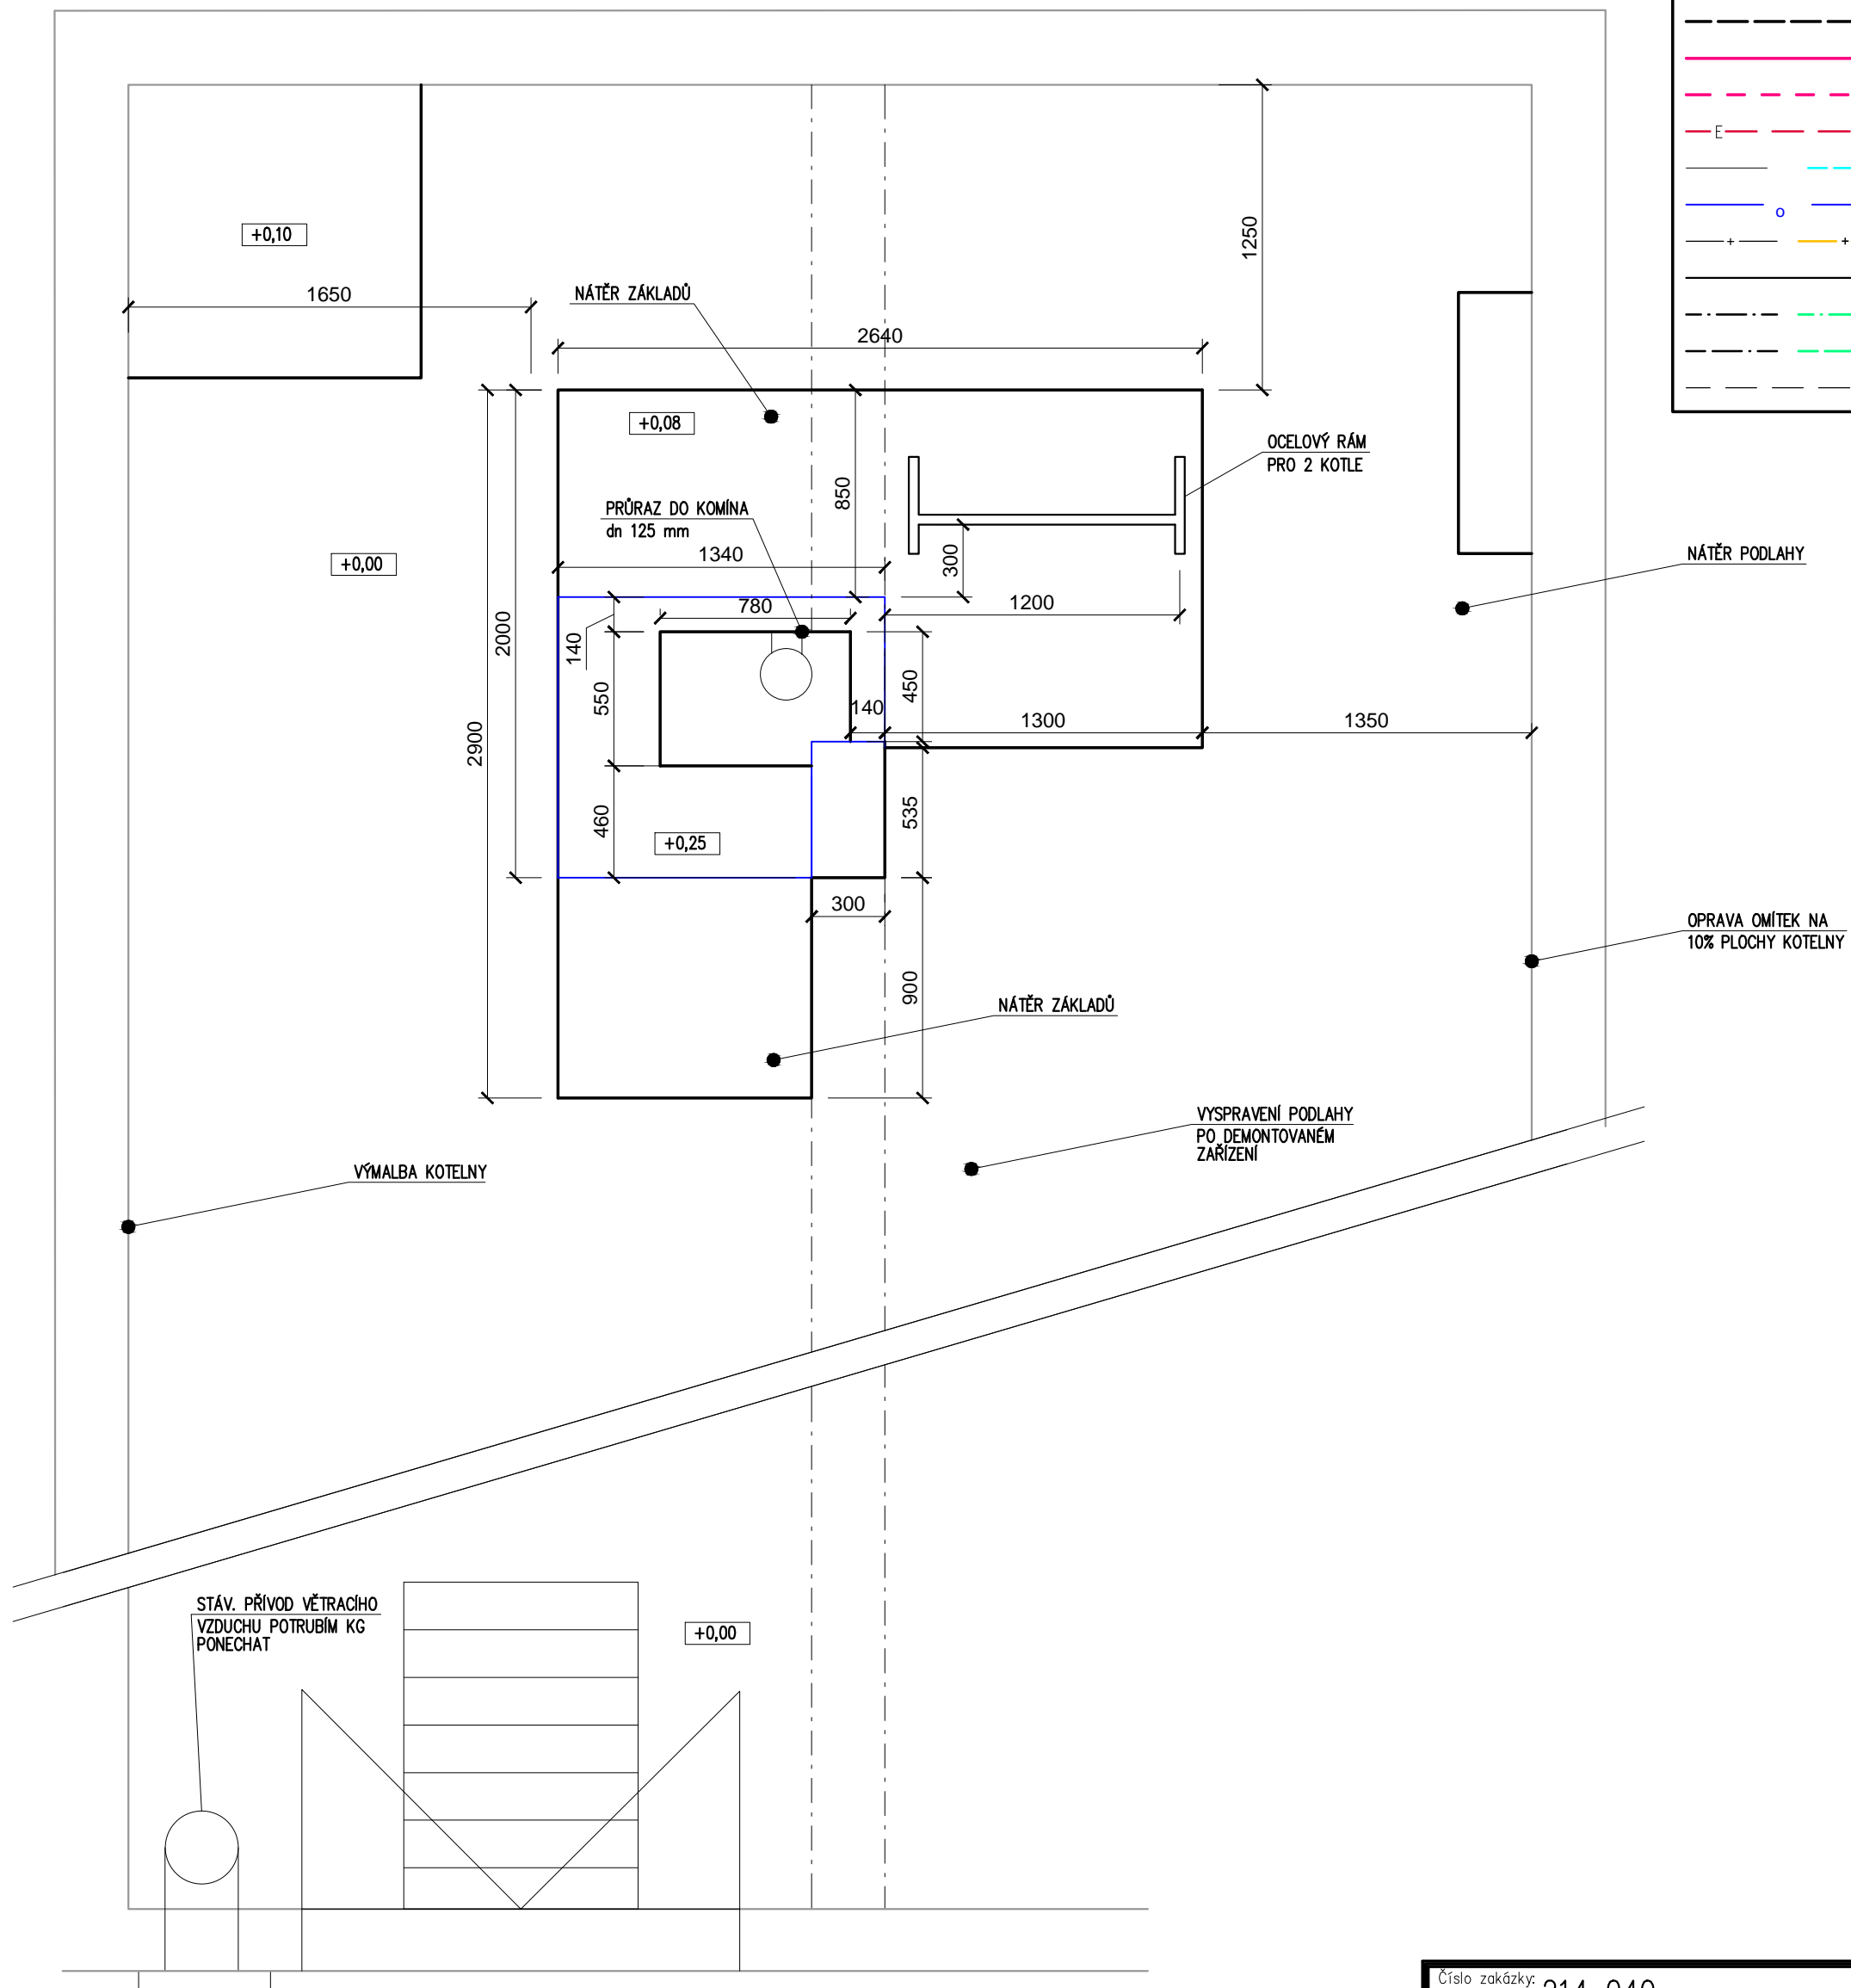

Číslo zakázky: 214 040	Objekt:	
Název zakázky: REKONSTRUKCE PLYNOVÉ KOTELNY V BD HLAVNÍ 824, ZUBŘÍ	Stupeň: DPS	
Investor: MĚSTO ZUBŘÍ, U DOMOVINY 234, 756 54 ZUBŘÍ		
Název výkresu: PŮDORYS KOTELNY	Měřítko: 1:25	Formát: A3
Obsah výkresu: STAVEBNÍ ČÁST	Jméno DWG: BD Hlavní.dwg	Datum: 05/2014
Projektant: Ing. Hapala	Zodpov. projektant: Ing. Martíník	Číslo výkresu: 214-3-382
		Pořad. číslo: 06