
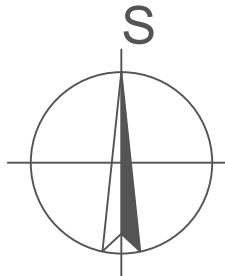


LEGENDA:

- STÁVAJÍCÍ OBJEKTY
- NAVRŽENÁ KOMUNIKACE A PARKOVIŠTĚ
- STÁVAJÍCÍ KOMUNIKACE
- STÁVAJÍCÍ CHODNÍKY
- NAVRŽENÉ CHODNÍKY-ZÁMKOVÁ DLAŽBA
- NAVRŽENÉ POJEZDOVÉ CHODNÍKY A PARKOVIŠTĚ -ZÁMKOVÁ DLAŽBA
- PLOCHY PRO ODPADKY
- PARKOVIŠTĚ ZE ZATRAV.TVAROVEK
- NOVÉ PARKOVIŠTĚ
- ZRUŠENÉ OSVĚTLENÍ
- ODLUČOVAČ ROPNÝCH LÁTEK
- GRAVITAČNÍ SORPČNÍ ODLUČOVAČ ROPNÝCH LÁTEK
- ZASAKOVACÍ JÍMKA BETONOVÁ- 10m3
- VYHRAZENÉ PARKOVIŠTĚ č.IP12 + SYMBOL 01
- PARKOVIŠTĚ č.IP11a

LEGENDA INŽENÝRSKÝCH SÍTÍ

- STÁVAJÍCÍ KANALIZACE
- STÁVAJÍCÍ PLYNOVOD STL
- STÁVAJÍCÍ PLYNOVOD BEZ ROZLUŠENÍ TLAKU\_PODZEMNÍ
- STÁVAJÍCÍ ELEKTRICKÉ VEDENÍ PODZEMNÍ Nn
- STÁVAJÍCÍ ELEKTRICKÉ VEDENÍ PODZEMNÍ Vn
- STÁVAJÍCÍ VODOVOD

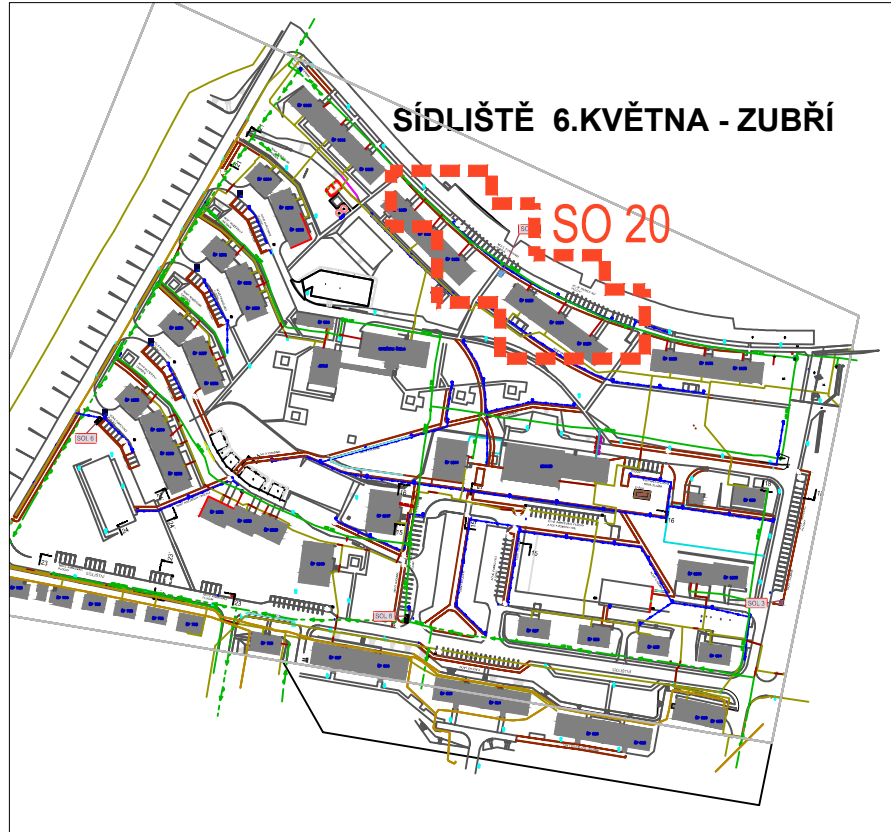

Zodp. projektant Ing. Stanislav JULÍČEK	Vypracoval Ing. Aleš TRNĚNÝ	IČO 13204734 ČKAIT 1300816	Ing. Stanislav JULÍČEK <b>JUSTAV</b> Holešov, Pláčkov 1079	
Kraj : Zlínský		MěÚ : Rožnov p.R.		
Investor : Město Zubří, U Domoviny 234, 756 54 Zubří			Datum	02/2011
akce : REVITALIZACE SÍDLIŠTĚ 6.KVĚTNA V ZUBŘÍ - ZMĚNA_2			Stupeň PD	DSP
objekt : KOMUNIKACE, ZPEVNĚNÉ PLOCHY, DOPRAVNÍ ZNAČENÍ			Zakázkové číslo	104 - 11
výkres : SO 20 - PŮDORYS			Formát	4A4
			Měřítko: 1:250	Č.v.: 20.01